


計画平面図

S=1/1000

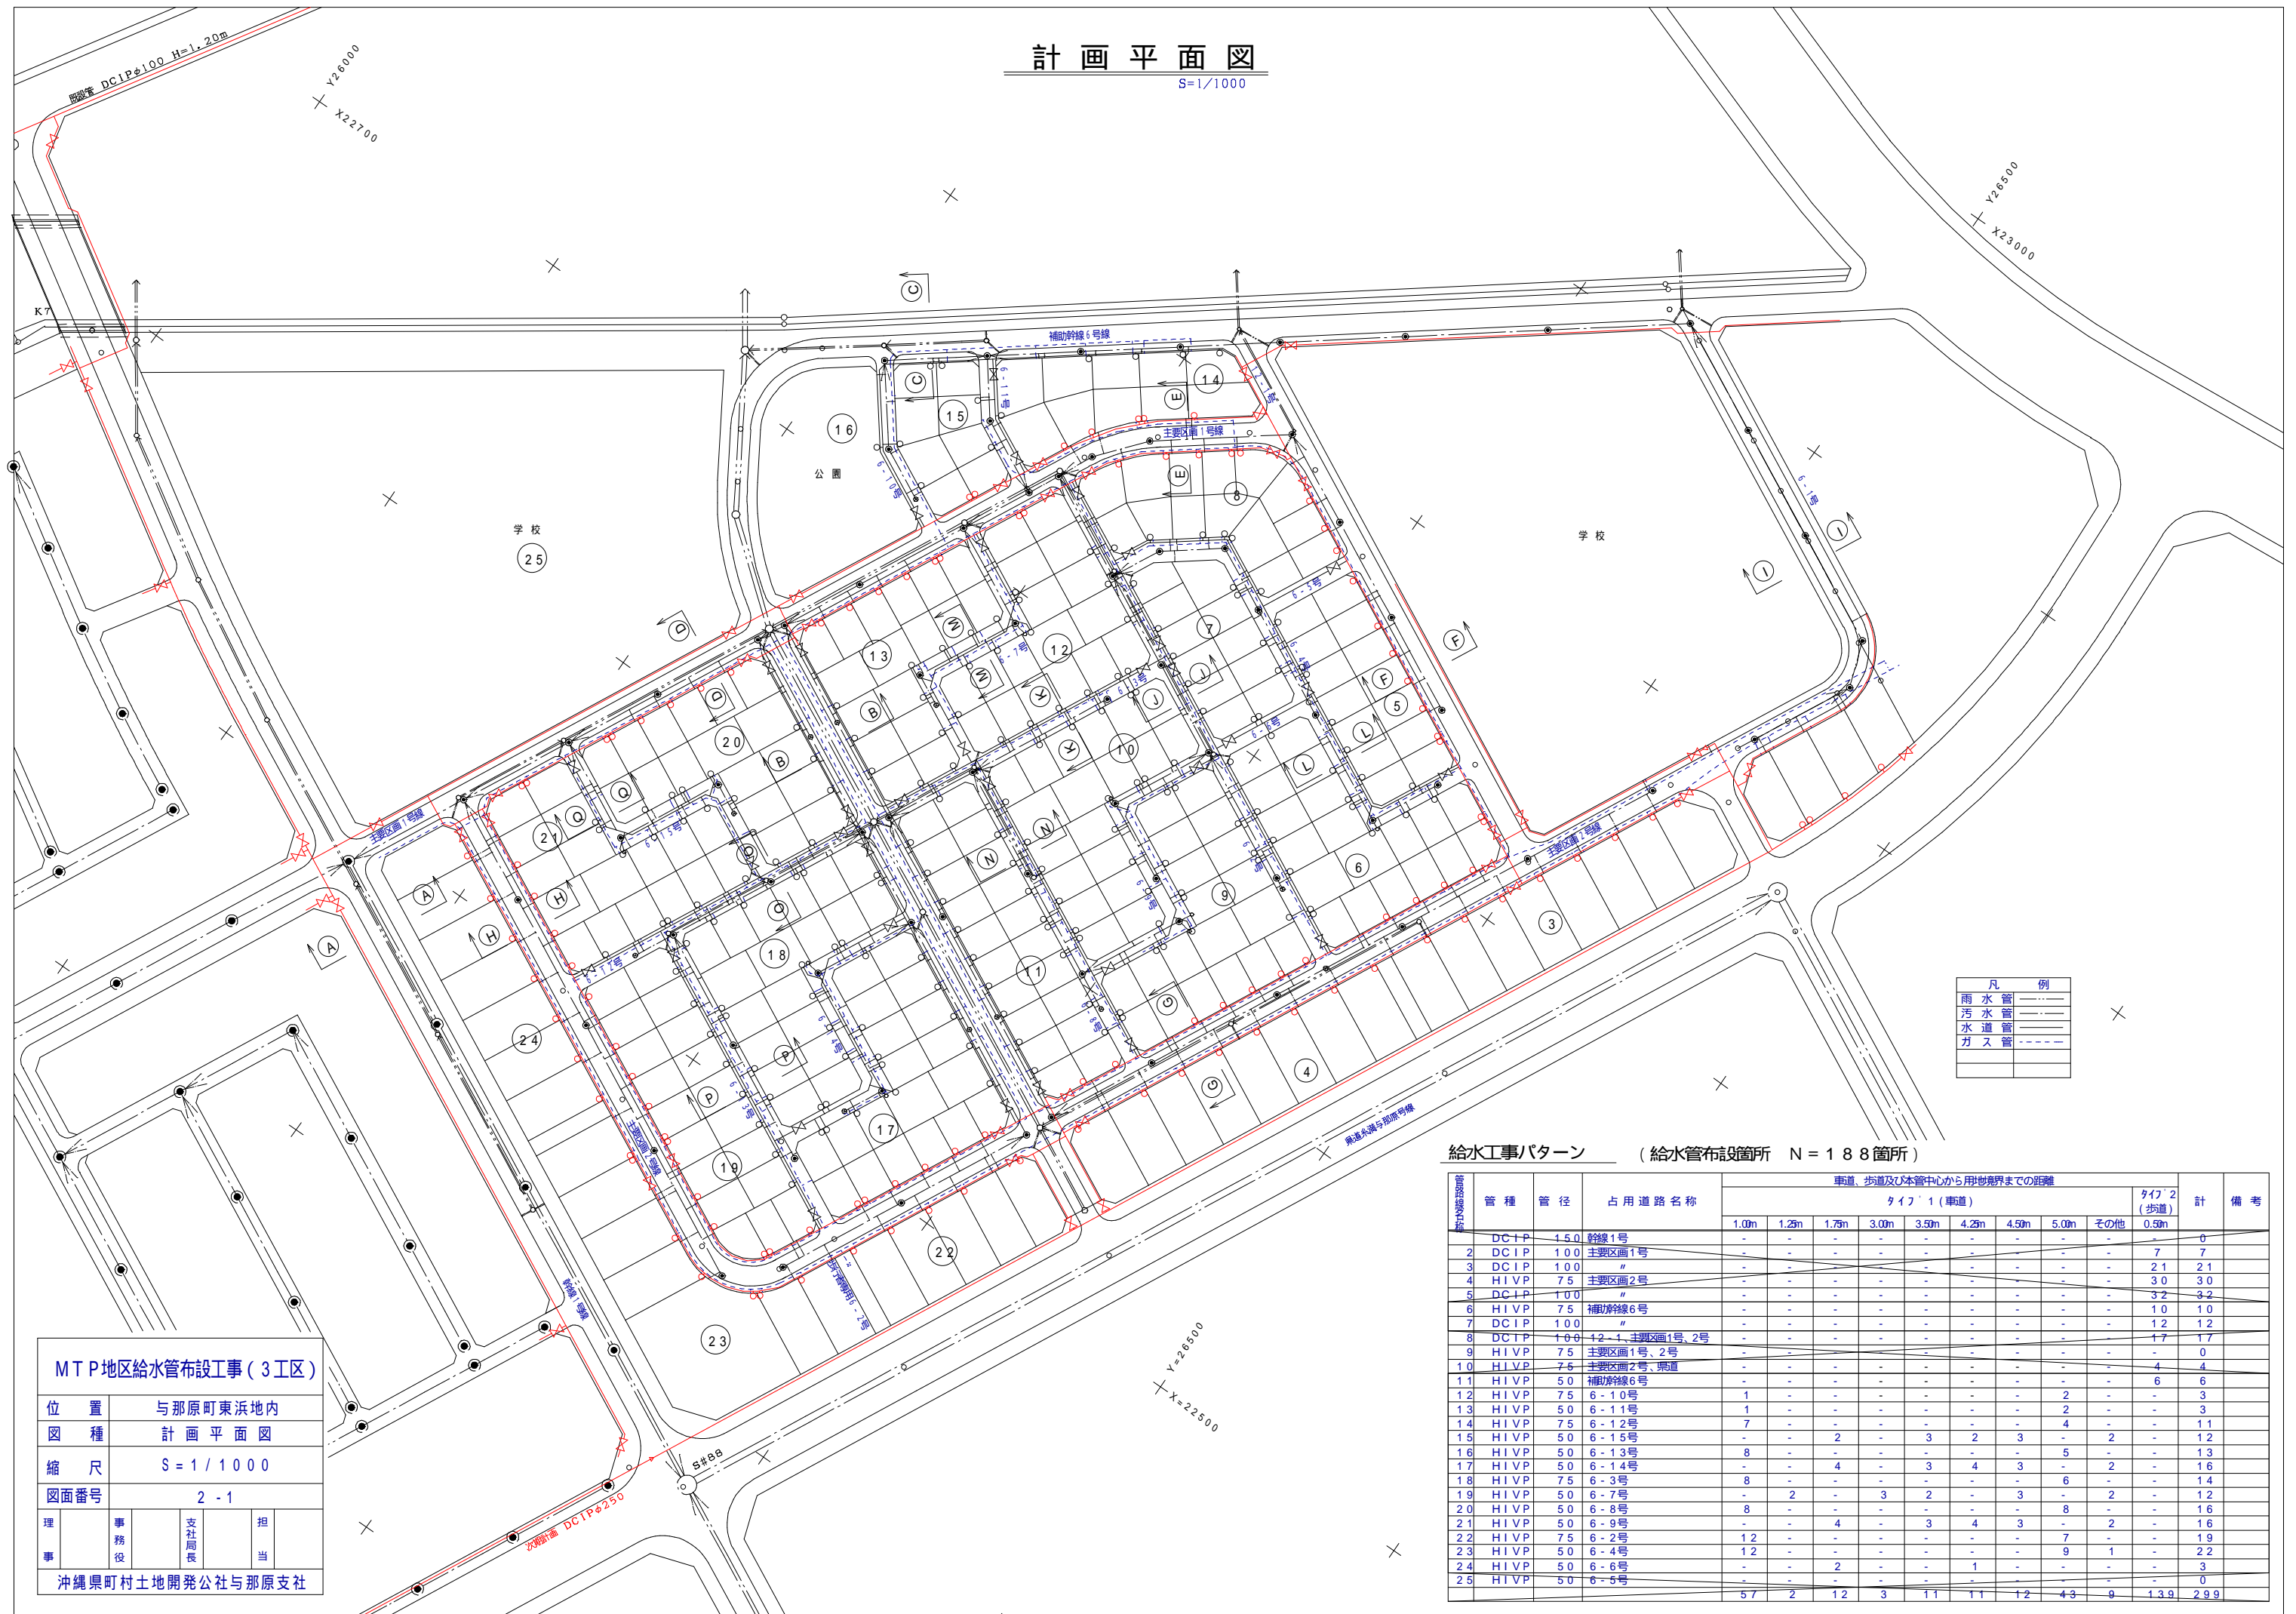

雨水管	---
汚水管	---
水道管	---
ガス管	---

MTP地区給水管布設工事(3工区)

位置 与那原町東浜地内
 図種 計画平面図
 縮尺 S=1/1000
 図面番号 2-1

理事 事務役 支社局長 担当
 沖縄県町村土地開発公社与那原支社

給水工事パターン (給水管布設箇所 N=188箇所)

管種	管径	占用道路名称	車道、歩道及び本管中心から用器境界までの距離										計	備考		
			タイプ1(車道)									タイプ2(歩道)				
			1.0m	1.25m	1.75m	3.00m	3.50m	4.25m	4.50m	5.00m	その他					
1	DCIP	4.50	幹線1号	-	-	-	-	-	-	-	-	-	-	0.50m	0	
2	DCIP	100	主要区画1号	-	-	-	-	-	-	-	-	-	-	-	7	7
3	DCIP	100	"	-	-	-	-	-	-	-	-	-	-	-	21	21
4	HIVP	75	主要区画2号	-	-	-	-	-	-	-	-	-	-	-	30	30
5	DCIP	100	"	-	-	-	-	-	-	-	-	-	-	-	32	32
6	HIVP	75	補助幹線6号	-	-	-	-	-	-	-	-	-	-	-	10	10
7	DCIP	100	"	-	-	-	-	-	-	-	-	-	-	-	12	12
8	DCIP	100	42-1、主要区画1号、2号	-	-	-	-	-	-	-	-	-	-	-	17	17
9	HIVP	75	主要区画1号、2号	-	-	-	-	-	-	-	-	-	-	-	0	
10	HIVP	75	主要区画2号、東道	-	-	-	-	-	-	-	-	-	-	-	4	4
11	HIVP	50	補助幹線6号	-	-	-	-	-	-	-	-	-	-	-	6	6
12	HIVP	75	6-10号	1	-	-	-	-	-	-	-	2	-	-	3	
13	HIVP	50	6-11号	1	-	-	-	-	-	-	-	2	-	-	3	
14	HIVP	75	6-12号	7	-	-	-	-	-	-	-	4	-	-	11	
15	HIVP	50	6-15号	-	-	2	-	3	2	3	-	2	-	-	12	
16	HIVP	50	6-13号	-	8	-	-	-	-	-	-	5	-	-	13	
17	HIVP	50	6-14号	-	-	4	-	3	4	3	-	2	-	-	16	
18	HIVP	75	6-3号	-	8	-	-	-	-	-	-	6	-	-	14	
19	HIVP	50	6-7号	-	-	2	-	3	2	-	3	-	2	-	12	
20	HIVP	50	6-8号	-	8	-	-	-	-	-	-	8	-	-	16	
21	HIVP	50	6-9号	-	-	4	-	3	4	3	-	2	-	-	16	
22	HIVP	75	6-2号	-	12	-	-	-	-	-	-	7	-	-	19	
23	HIVP	50	6-4号	-	12	-	-	-	-	-	-	9	1	-	22	
24	HIVP	50	6-6号	-	-	2	-	-	-	1	-	-	-	-	3	
25	HIVP	50	6-5号	-	-	-	-	-	-	-	-	-	-	-	0	
				57	2	12	3	11	11	12	43	9	13.9	2.99		