


造成平面図


S=1/300

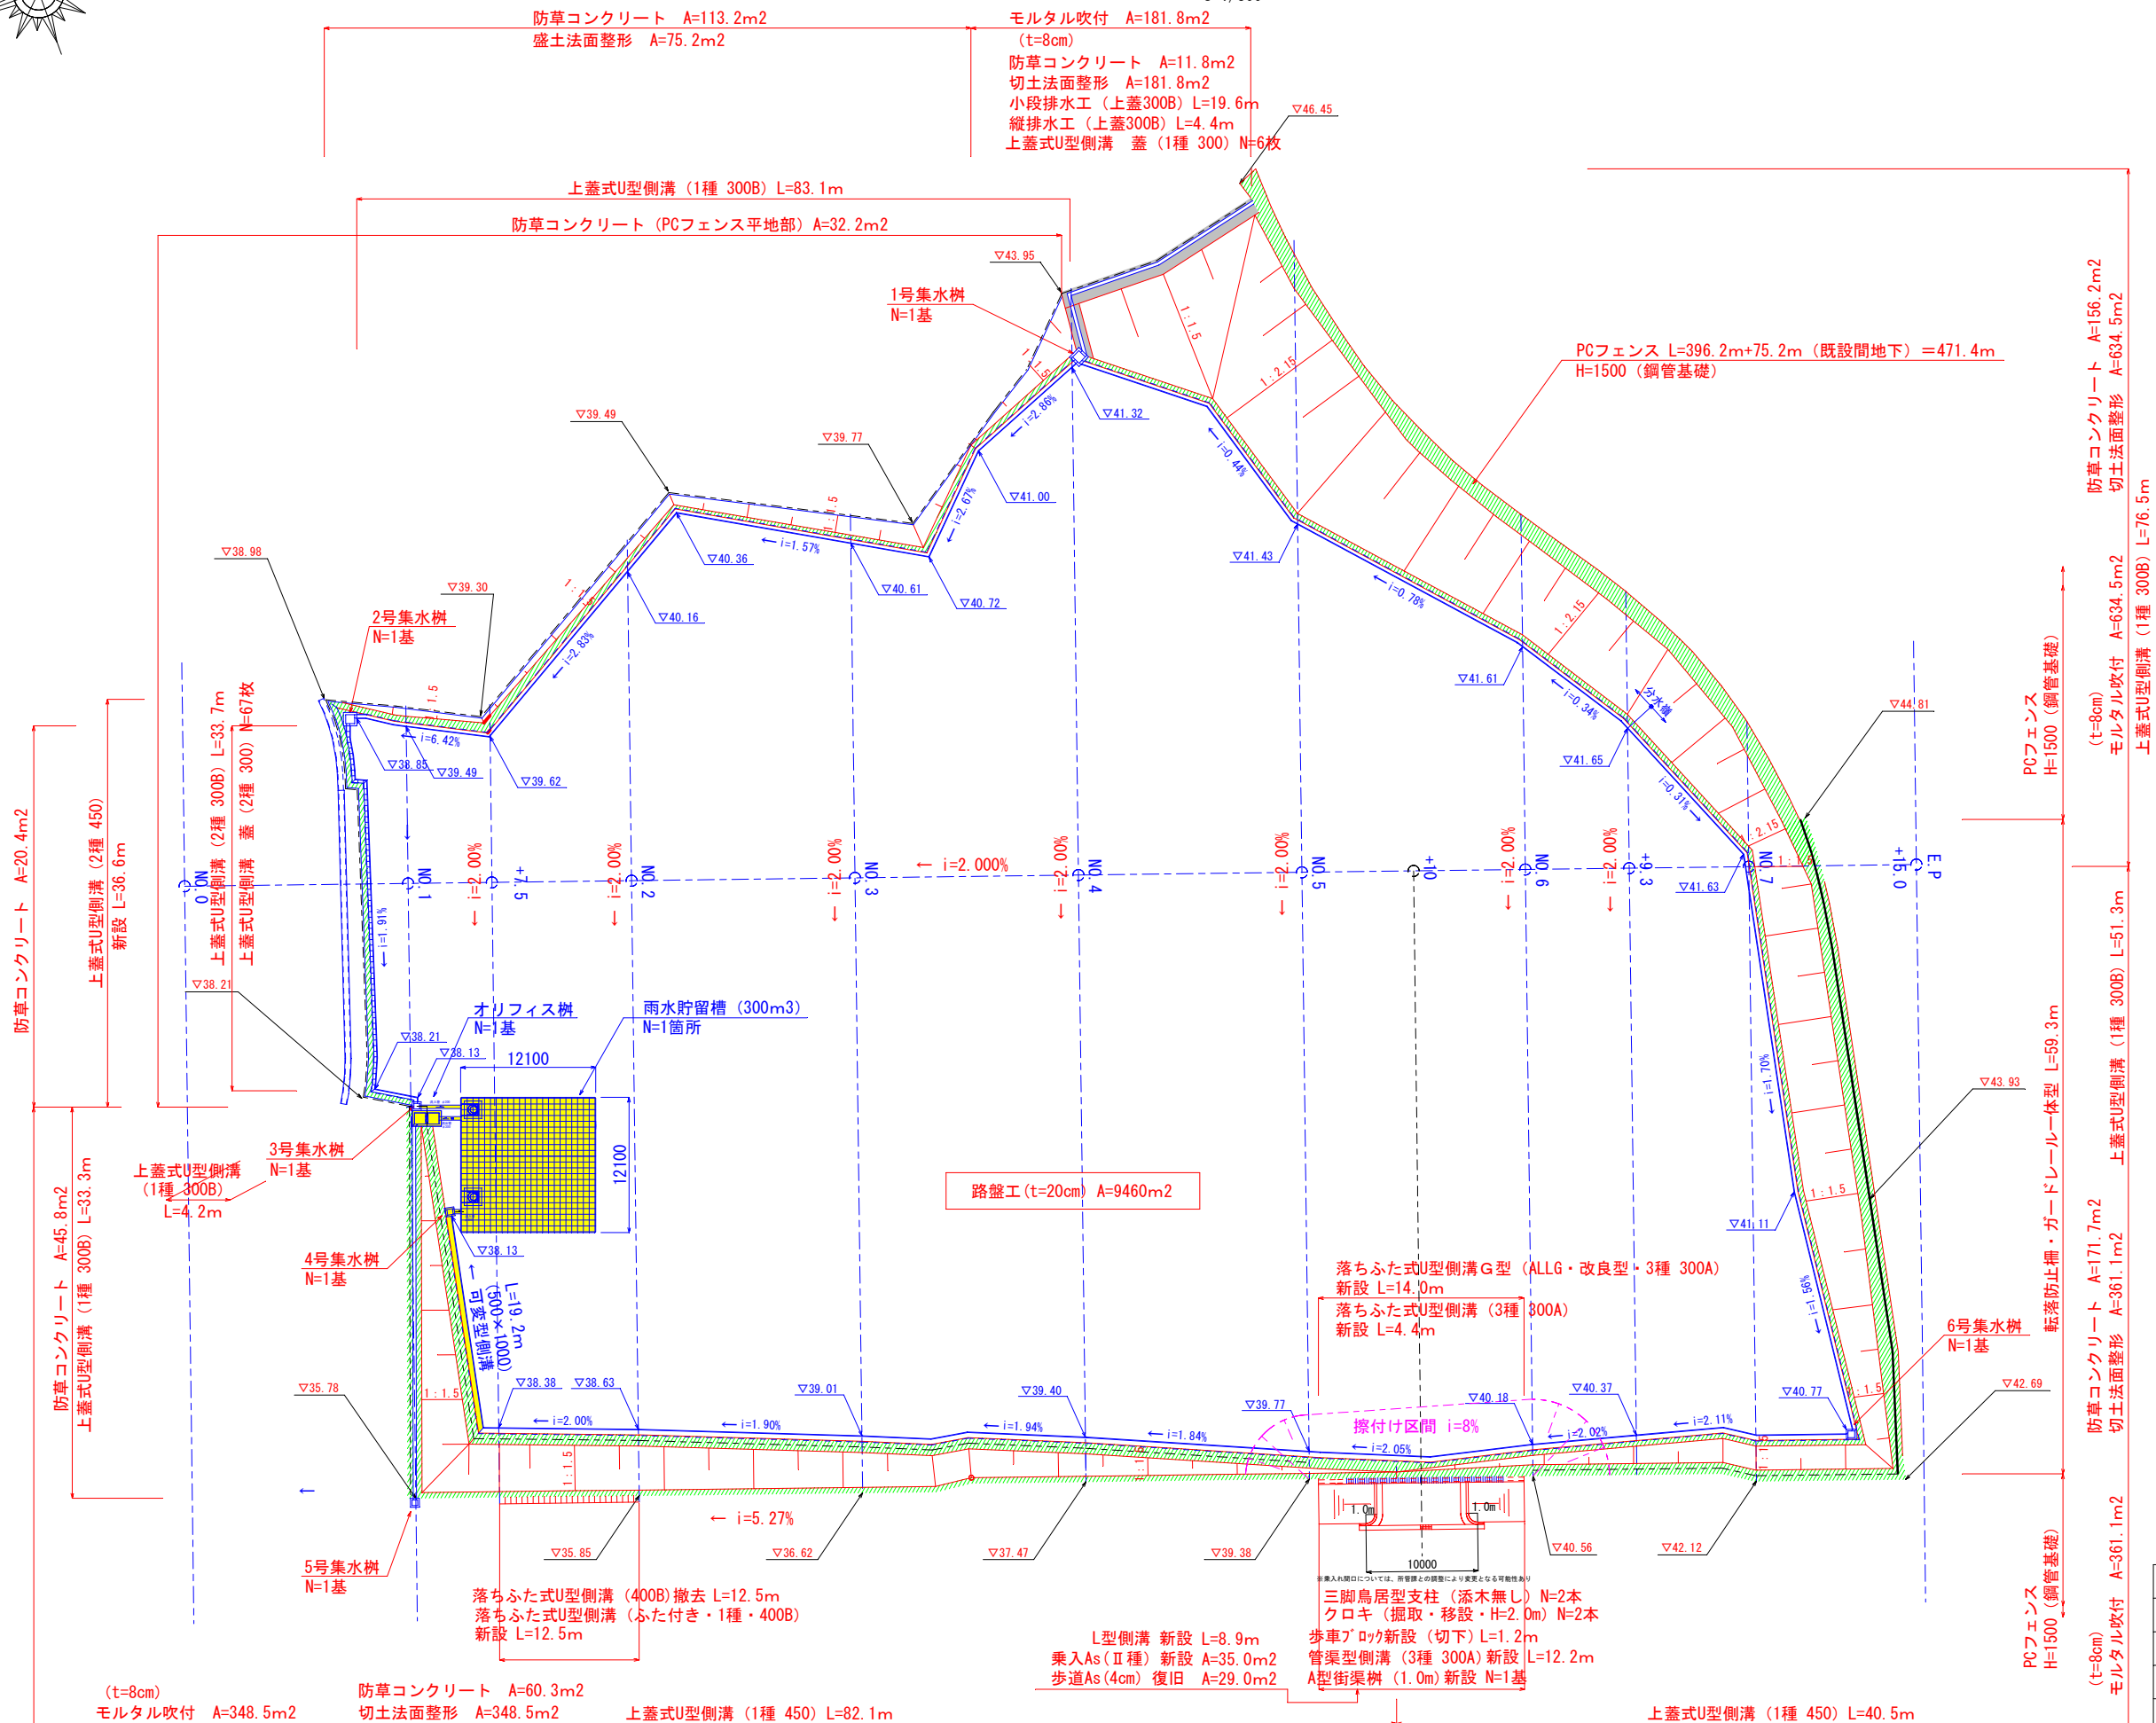

工事名	八重瀬町・与那原町学校給食センター 敷地造成設計業務委託		
図面名	造成平面図		
作成年月日	令和 7 年 12 月		
縮尺	S=1/300	図面番号	1 / 17
事業者名	八重瀬町・与那原町学校給食センター協議会		

$$\begin{aligned} V &= 1/250 \\ H &= 1/250 \end{aligned}$$


F	埋土
Ac	沖積層（表土及び風化粘土）
S-ms	島尻泥岩（新里層）
Y-ms	島尻泥岩（与那原層）
	地下水位線

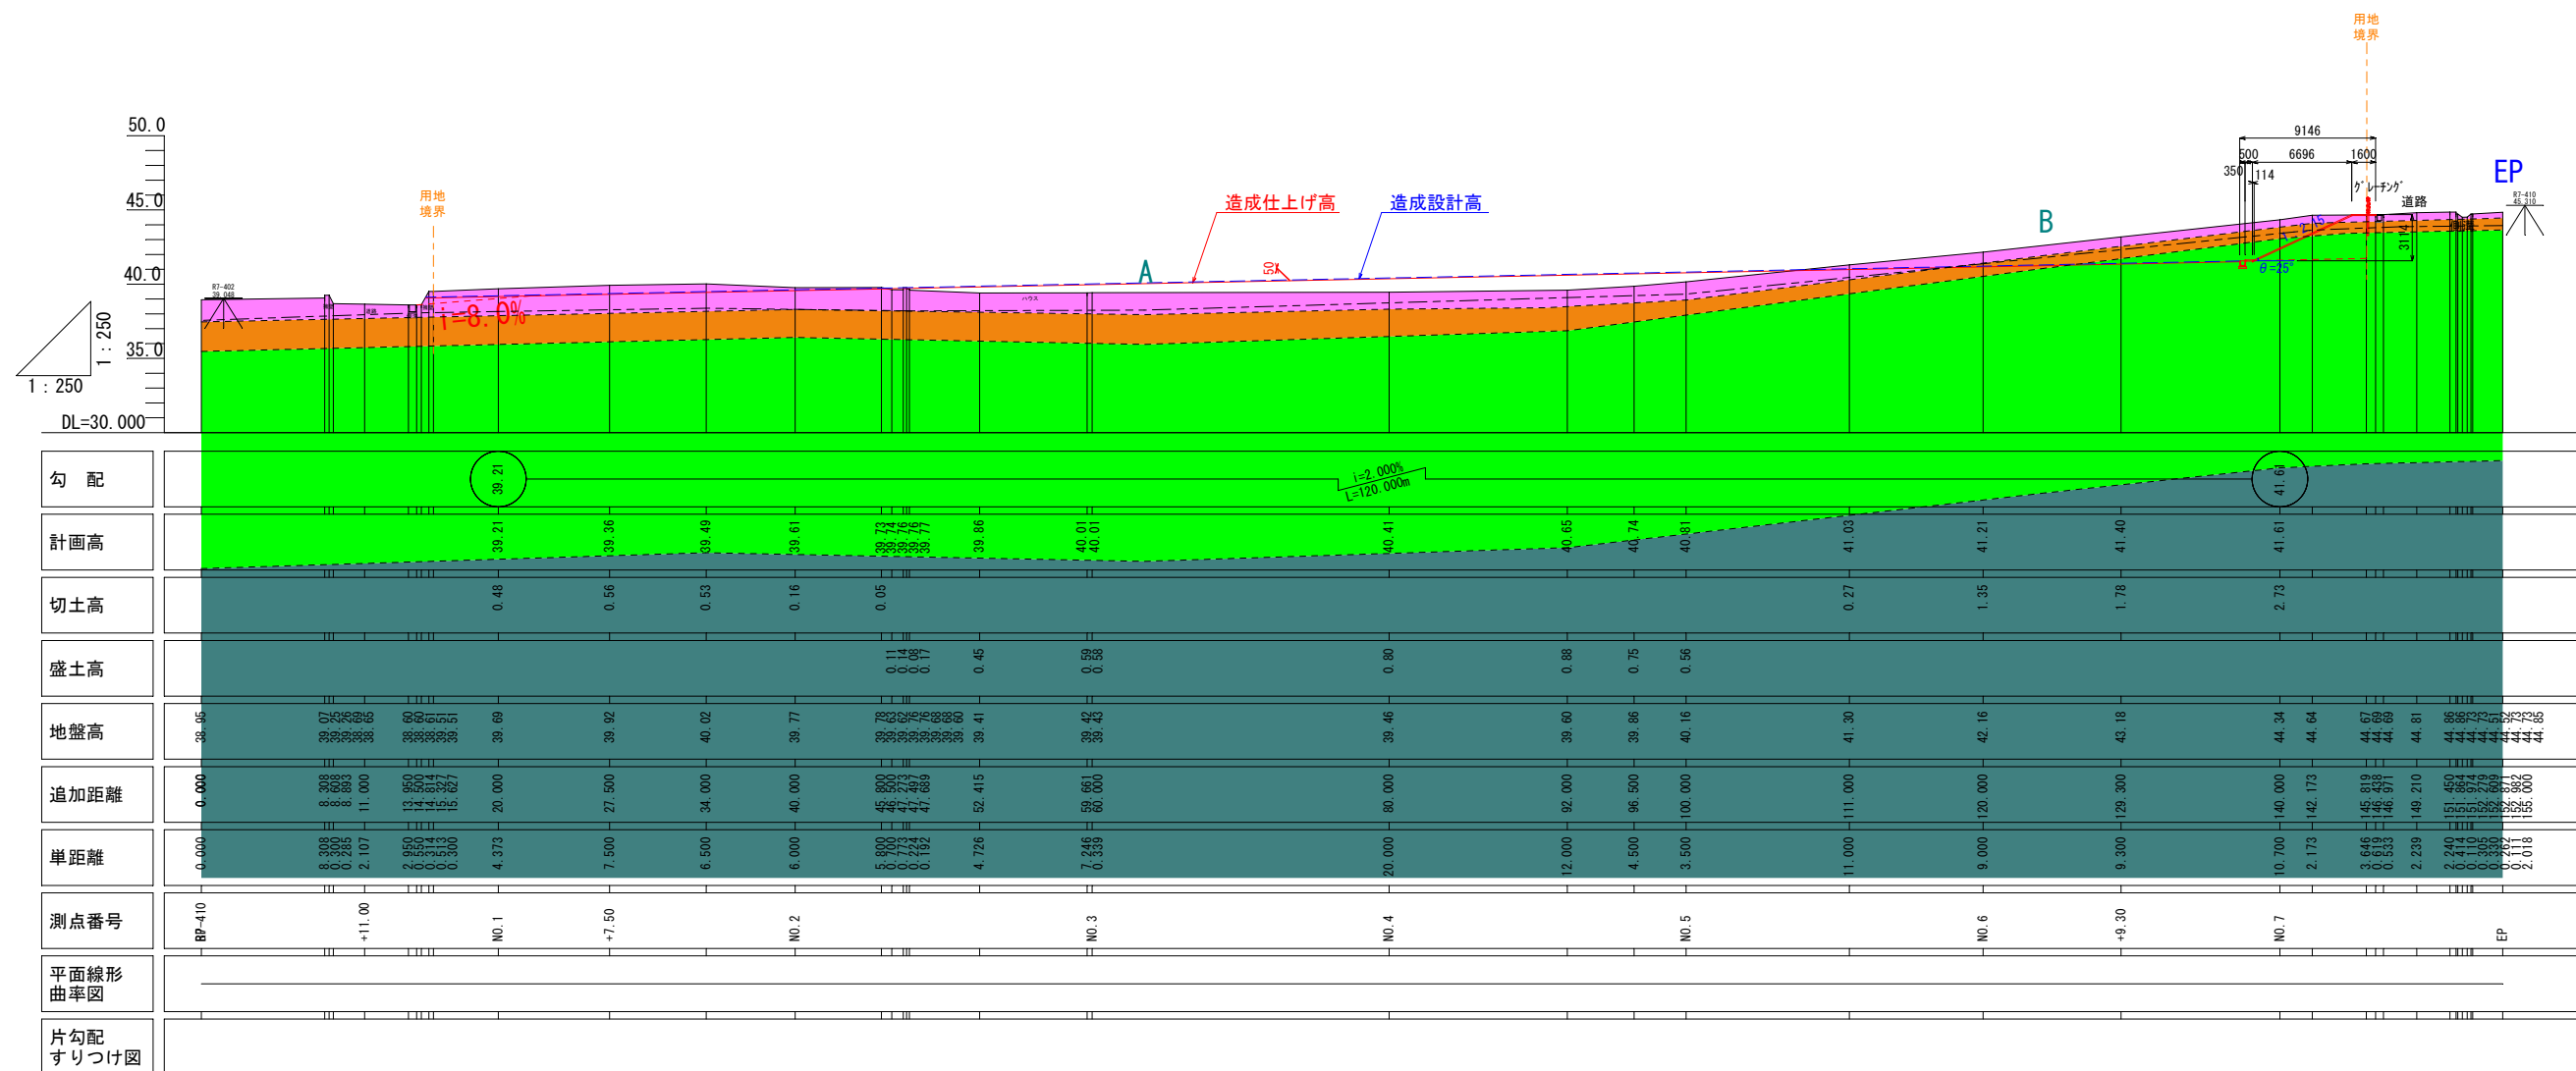

工事名	八重瀬町・与那原中学校給食センター 敷地造成設計業務委託		
図面名	造成 概 断 図		
作成年月日	令和 7 年 12 月		
縮尺	S=1/250	図面番号	2 / 17
事業者名	八里瀬町・与那原中学校給食センター協議会		


造成横断図（１）
S=1/200

路盤工 (t=20cm)
S=1/10

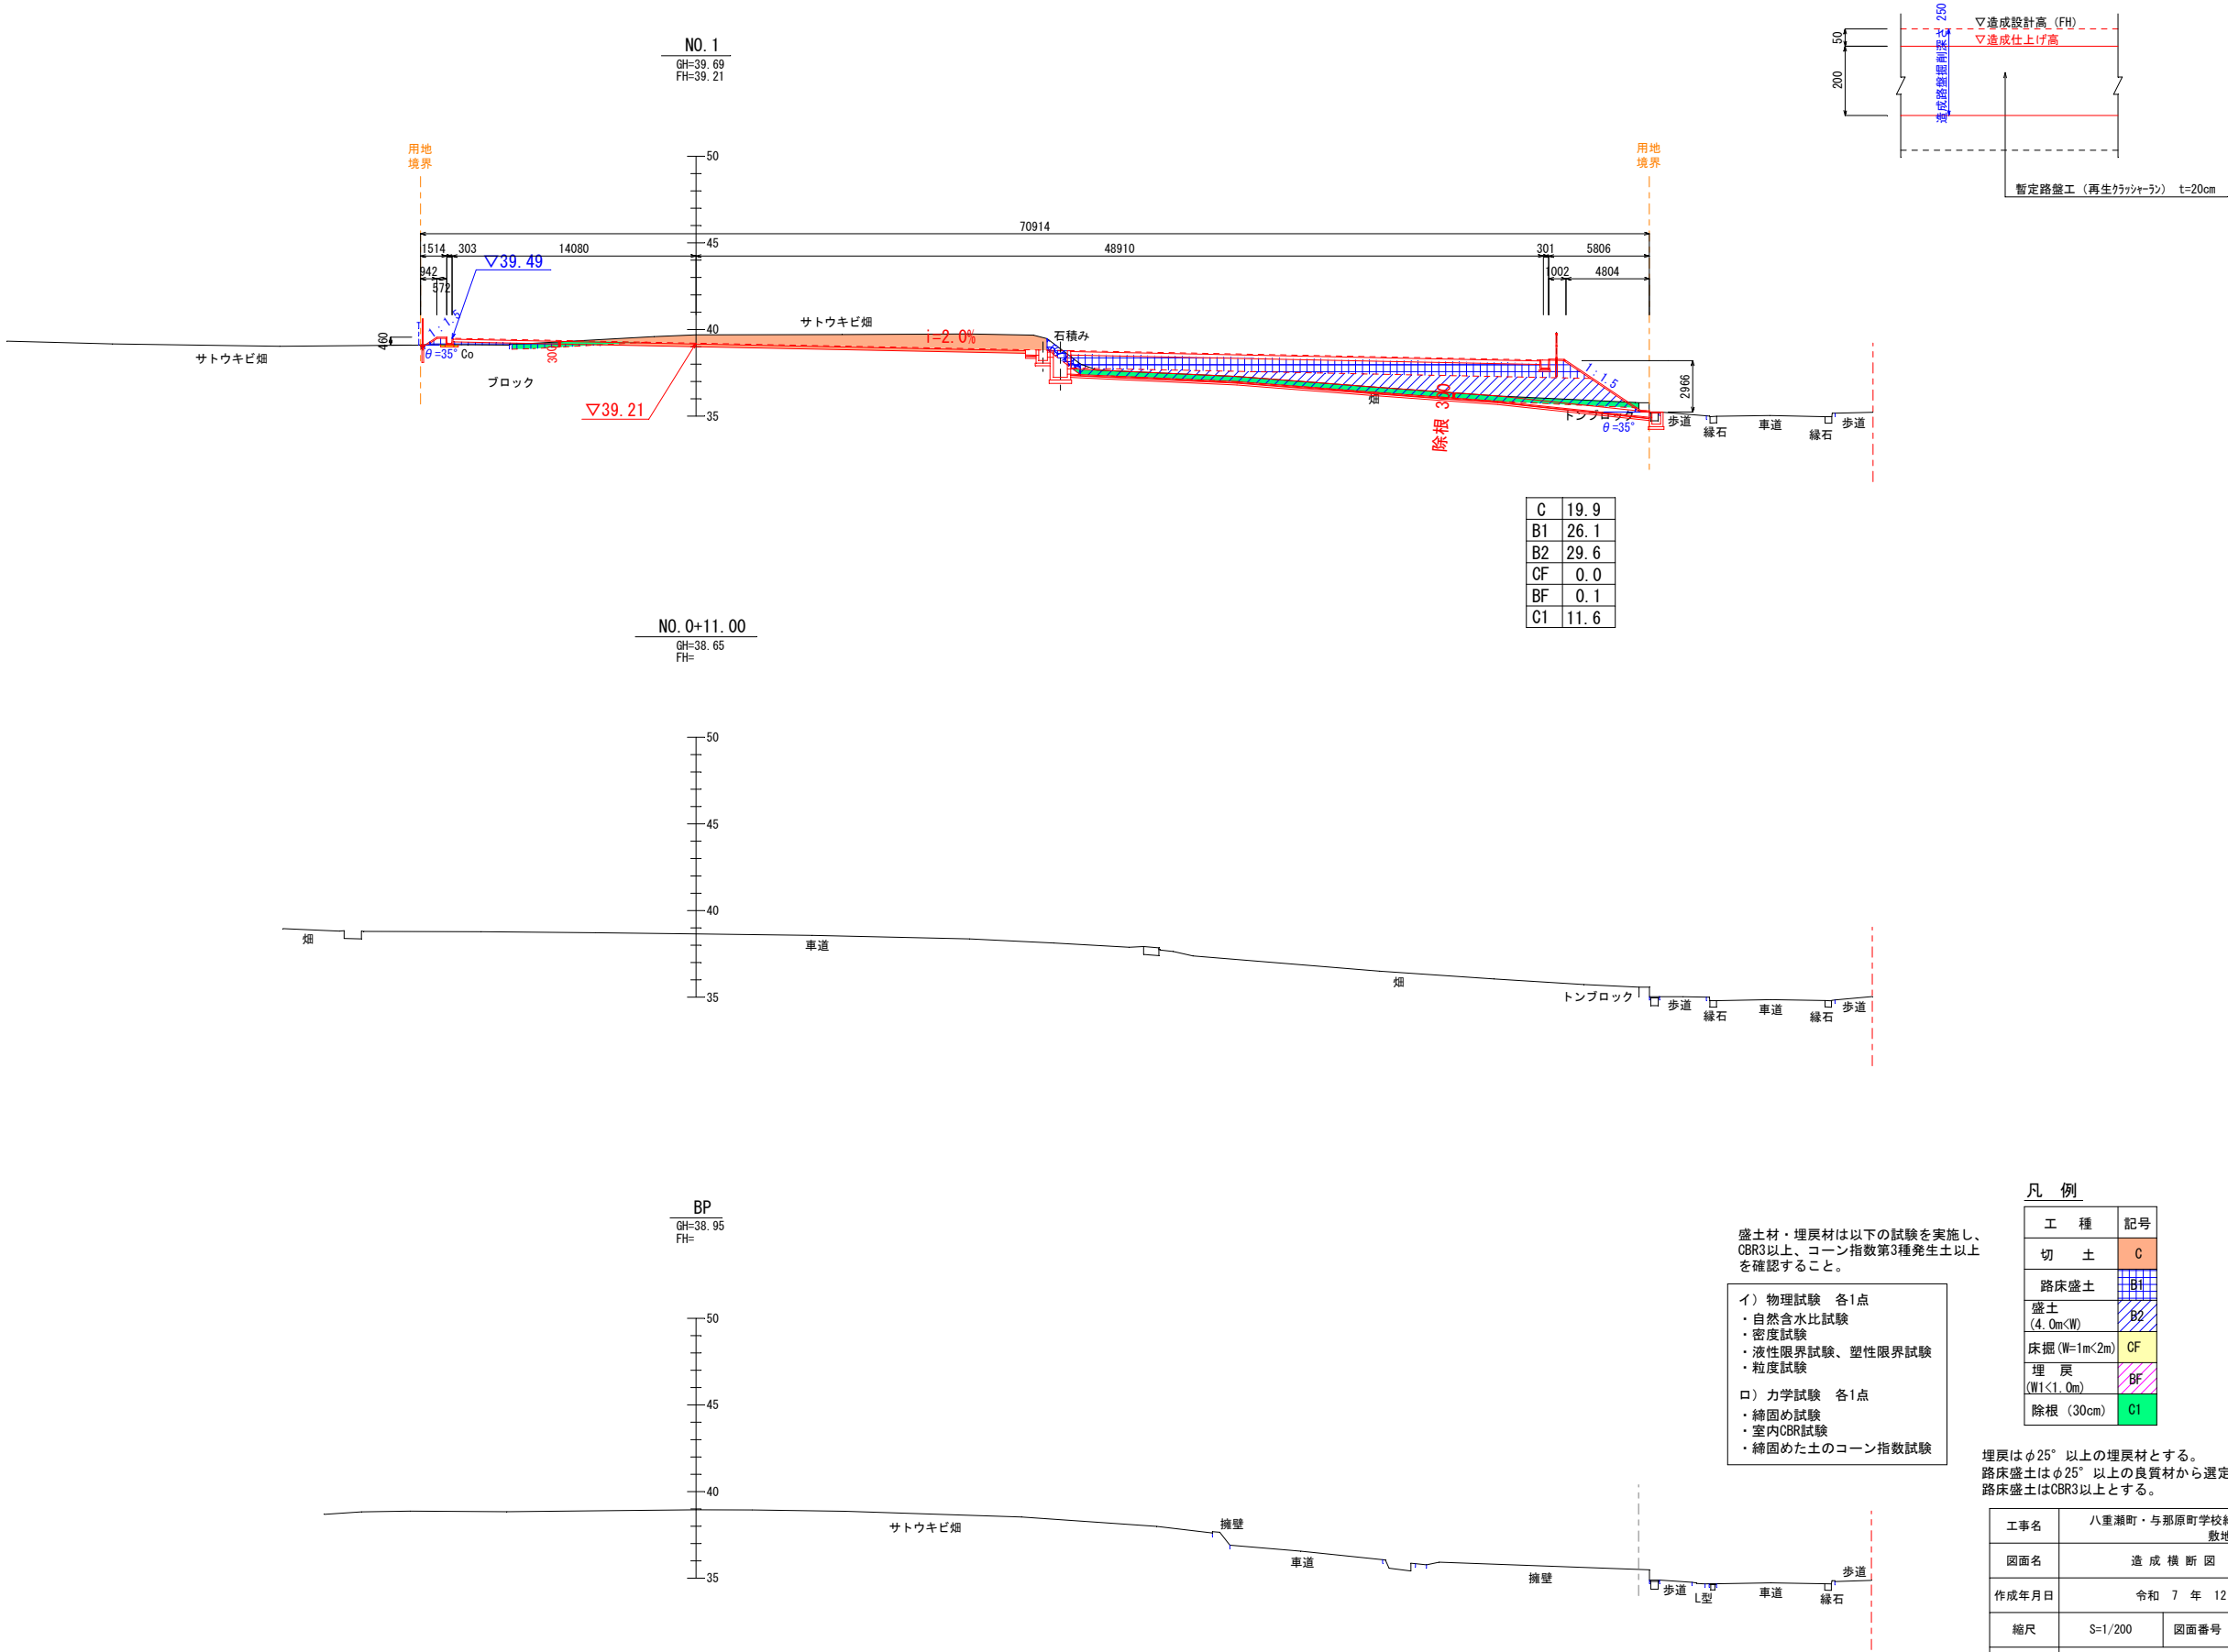


造成横断図（2）

S=1/200

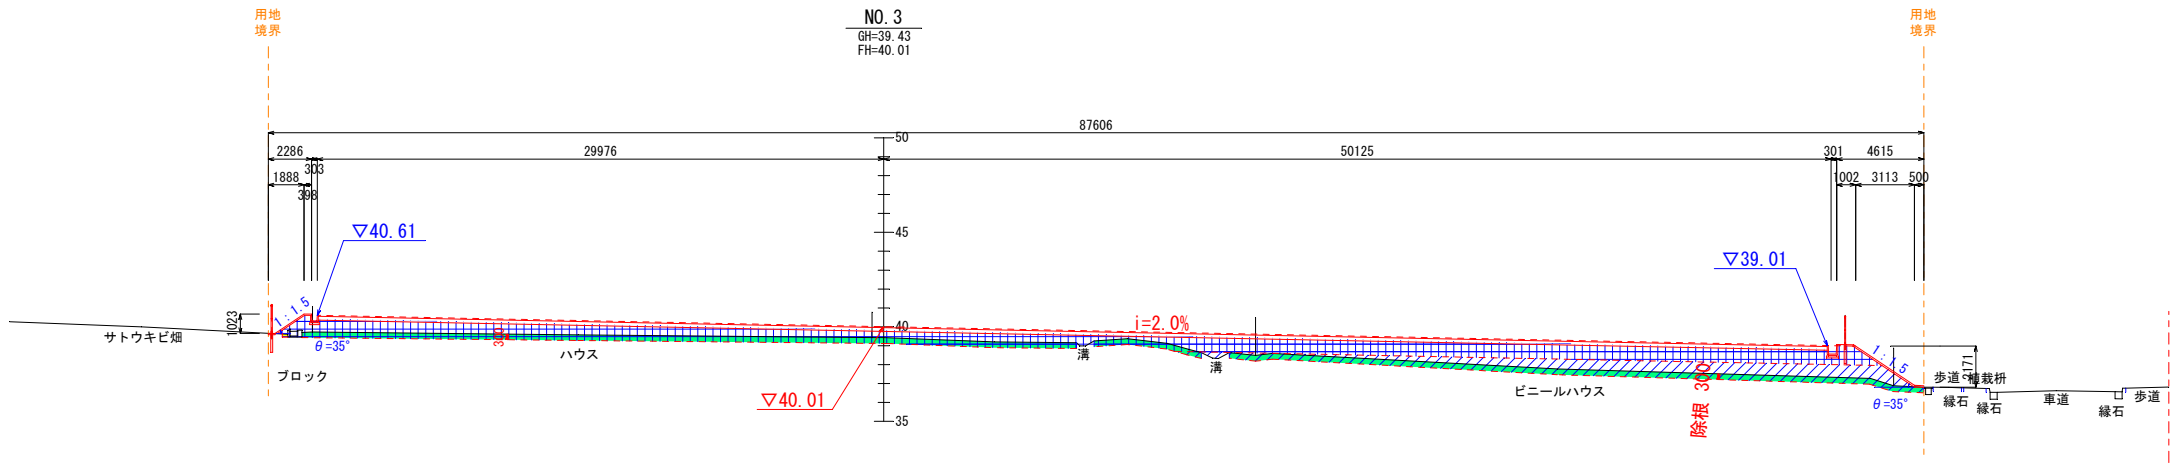


C	0.0
B1	66.6
B2	27.3
CF	0.0
BF	0.0
C1	24.6

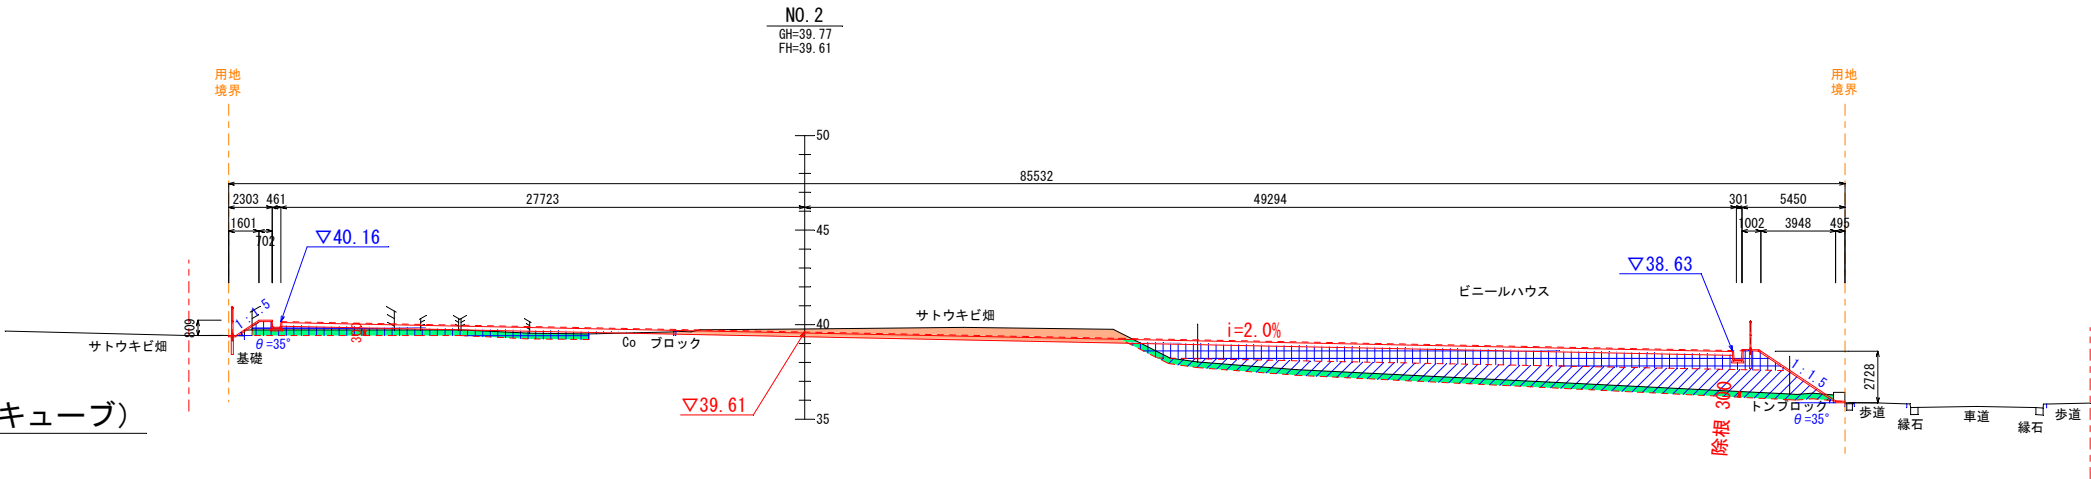


C	11.2
B1	36.6
B2	35.7
CF	0.0
BF	0.0
C1	11.4

プラスチック製貯留材（サンジオキューブ）

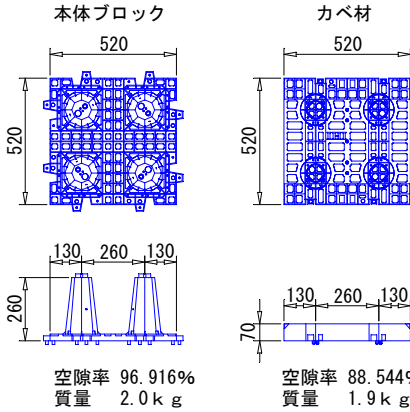

- 注記事項
- 製品説明書に合わせてご確認ください。
 - 貯留構造体から外周50cmを作業幅として確保してください。
 - 雨水貯留施設と流入出樹との距離は1m以上を確保してください。
 - 槽高を変更した場合はオリフィス孔の大きさを算定し直してください。

- 確認事項
- 残土の仮置き、盛土は禁止となります。
 - クレーン作業は禁止となります。
 - 建物からの離れを確認してください。
(建物基礎荷重は影響を受けないものとしてください)
 - 地下水位の高さを確認してください。
 - 流入管の高さ、位置を確認してください。
 - パイプ類の設置位置は現場あわせとします。
 - 流出管（オリフィス）の高さ位置を確認してください。

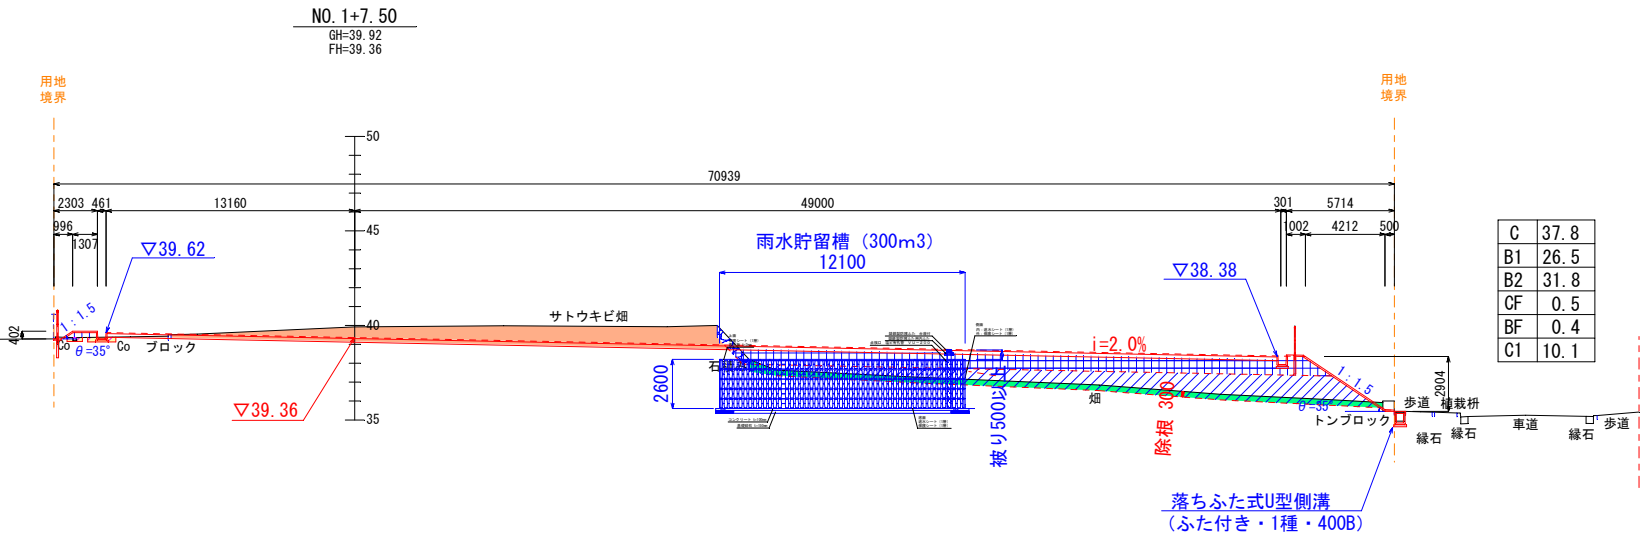

C	37.8
B1	26.5
B2	31.8
CF	0.5
BF	0.4
C1	10.1

凡 例

工 種	記号
切 土	C
路床盛土	B1
盛土 (4.0m<W)	B2
床掘 (W=1m<2m)	CF
埋 戻 (W<1.0m)	BF
除根 (30cm)	C1


埋戻はφ25°以上の埋戻材とする。
路床盛土はφ25°以上の良質材から選定すること。
路床盛土はCBR3以上とする。

工事名	八重瀬町・与那原町学校給食センター 敷地造成設計業務委託		
図面名	造成横断図（2）		
作成年月日	令和 7 年 12 月		
縮尺	S=1/200	図面番号	4 / 17
事業者名	八重瀬町・与那原町学校給食センター協議会		


造成横断図（3）

S=1:200


NO. 6
GH=42.16
FH=41.21

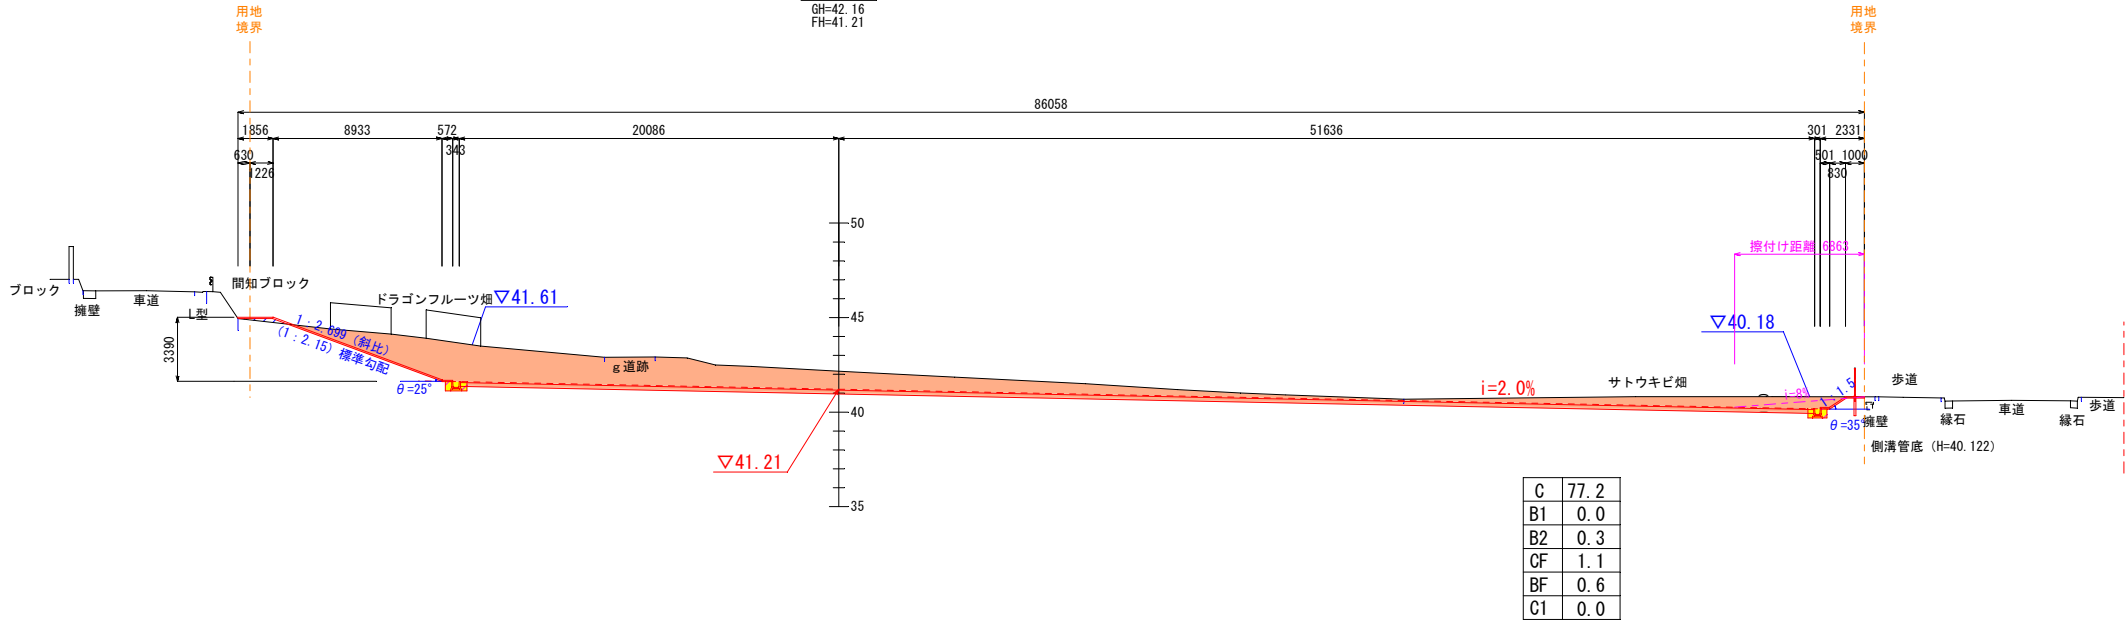

NO. 5
GH=40.16
FH=40.81

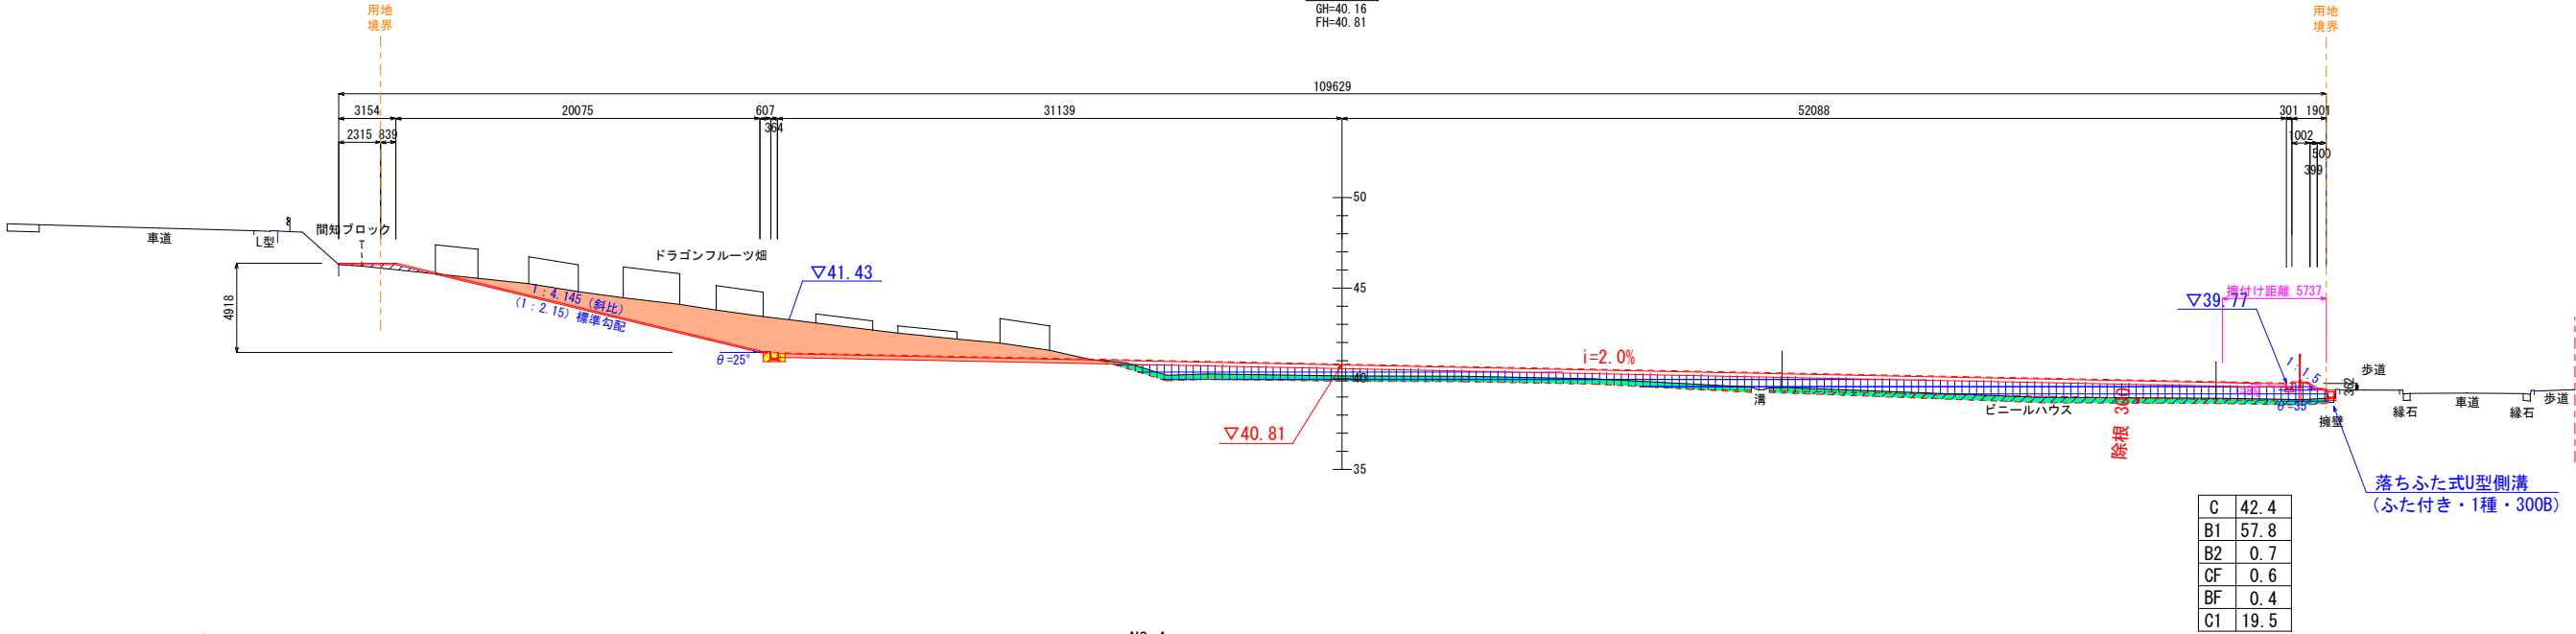

NO. 4
GH=39.46
FH=40.41

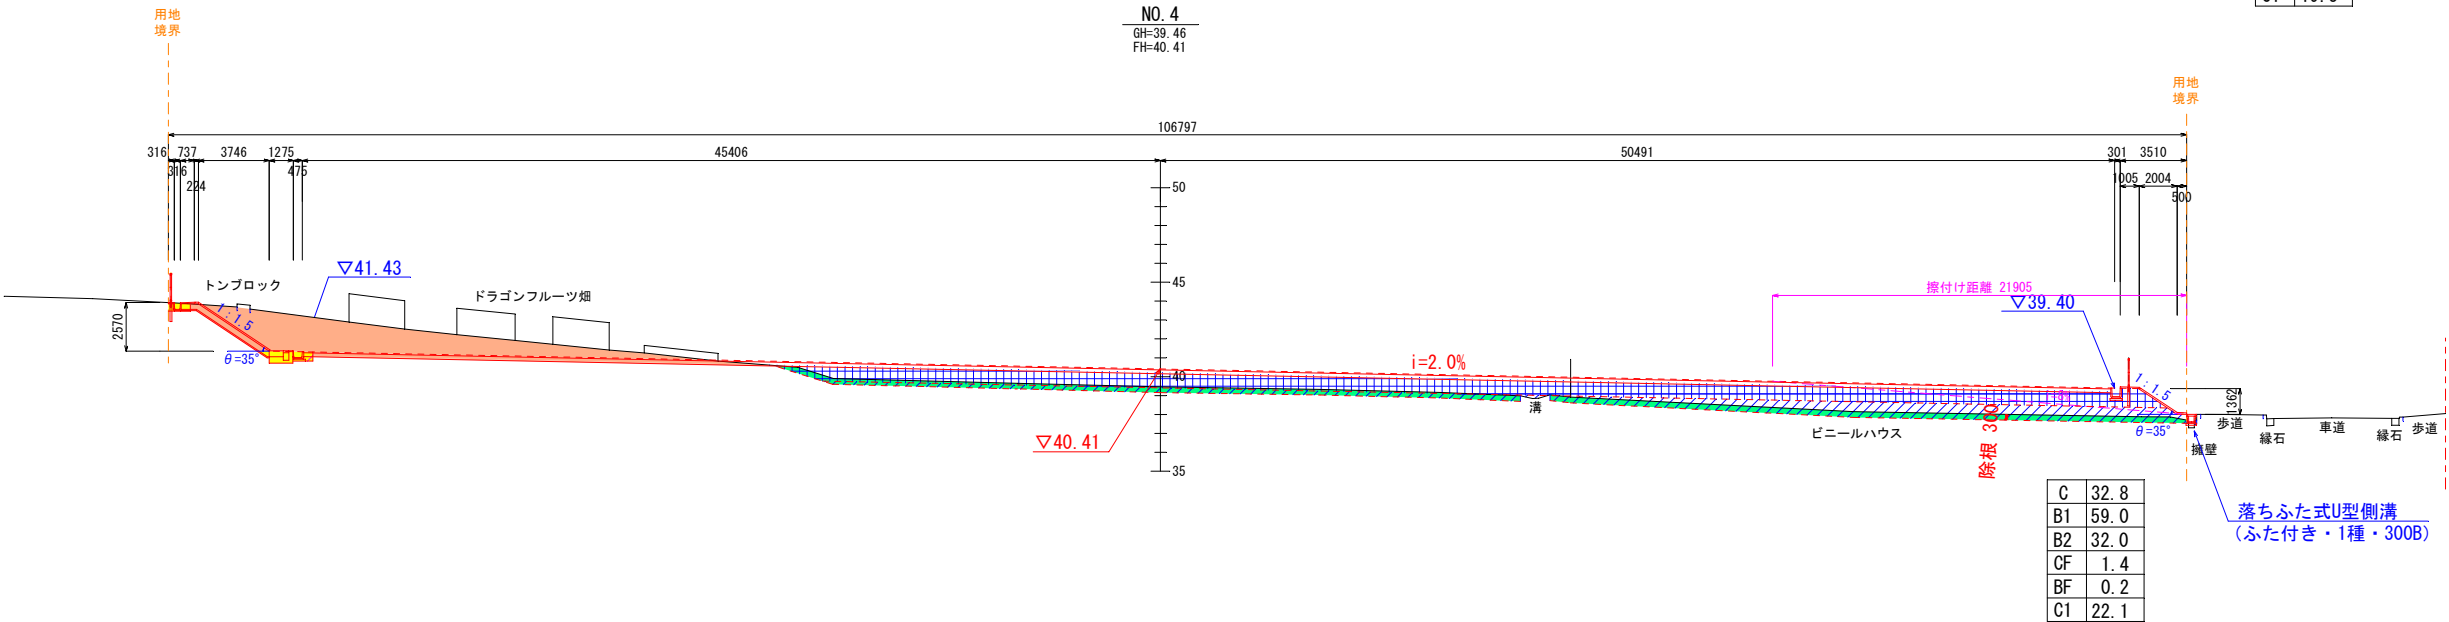

凡 例


工 種	記号
切 土	C
路床盛土	B1
盛土 (4.0m<W)	B2
床掘 (W=1m<2m)	CF
埋 戻 (W<1.0m)	BF
除根 (30cm)	C1

埋戻はφ25°以上の埋戻材とする。
路床盛土はφ25°以上の良質材から選定すること。
路床盛土はOBR3以上とする。

工事名	八重瀬町・与那原町学校給食センター 敷地造成設計業務委託		
図面名	造 成 横 断 図 （ 3 ）		
作成年月日	令和 7 年 12 月		
縮尺	S=1/200	図面番号	5 / 17
事業者名	八重瀬町・与那原町学校給食センター協議会		

造成横断面図 (4)

S=1:200

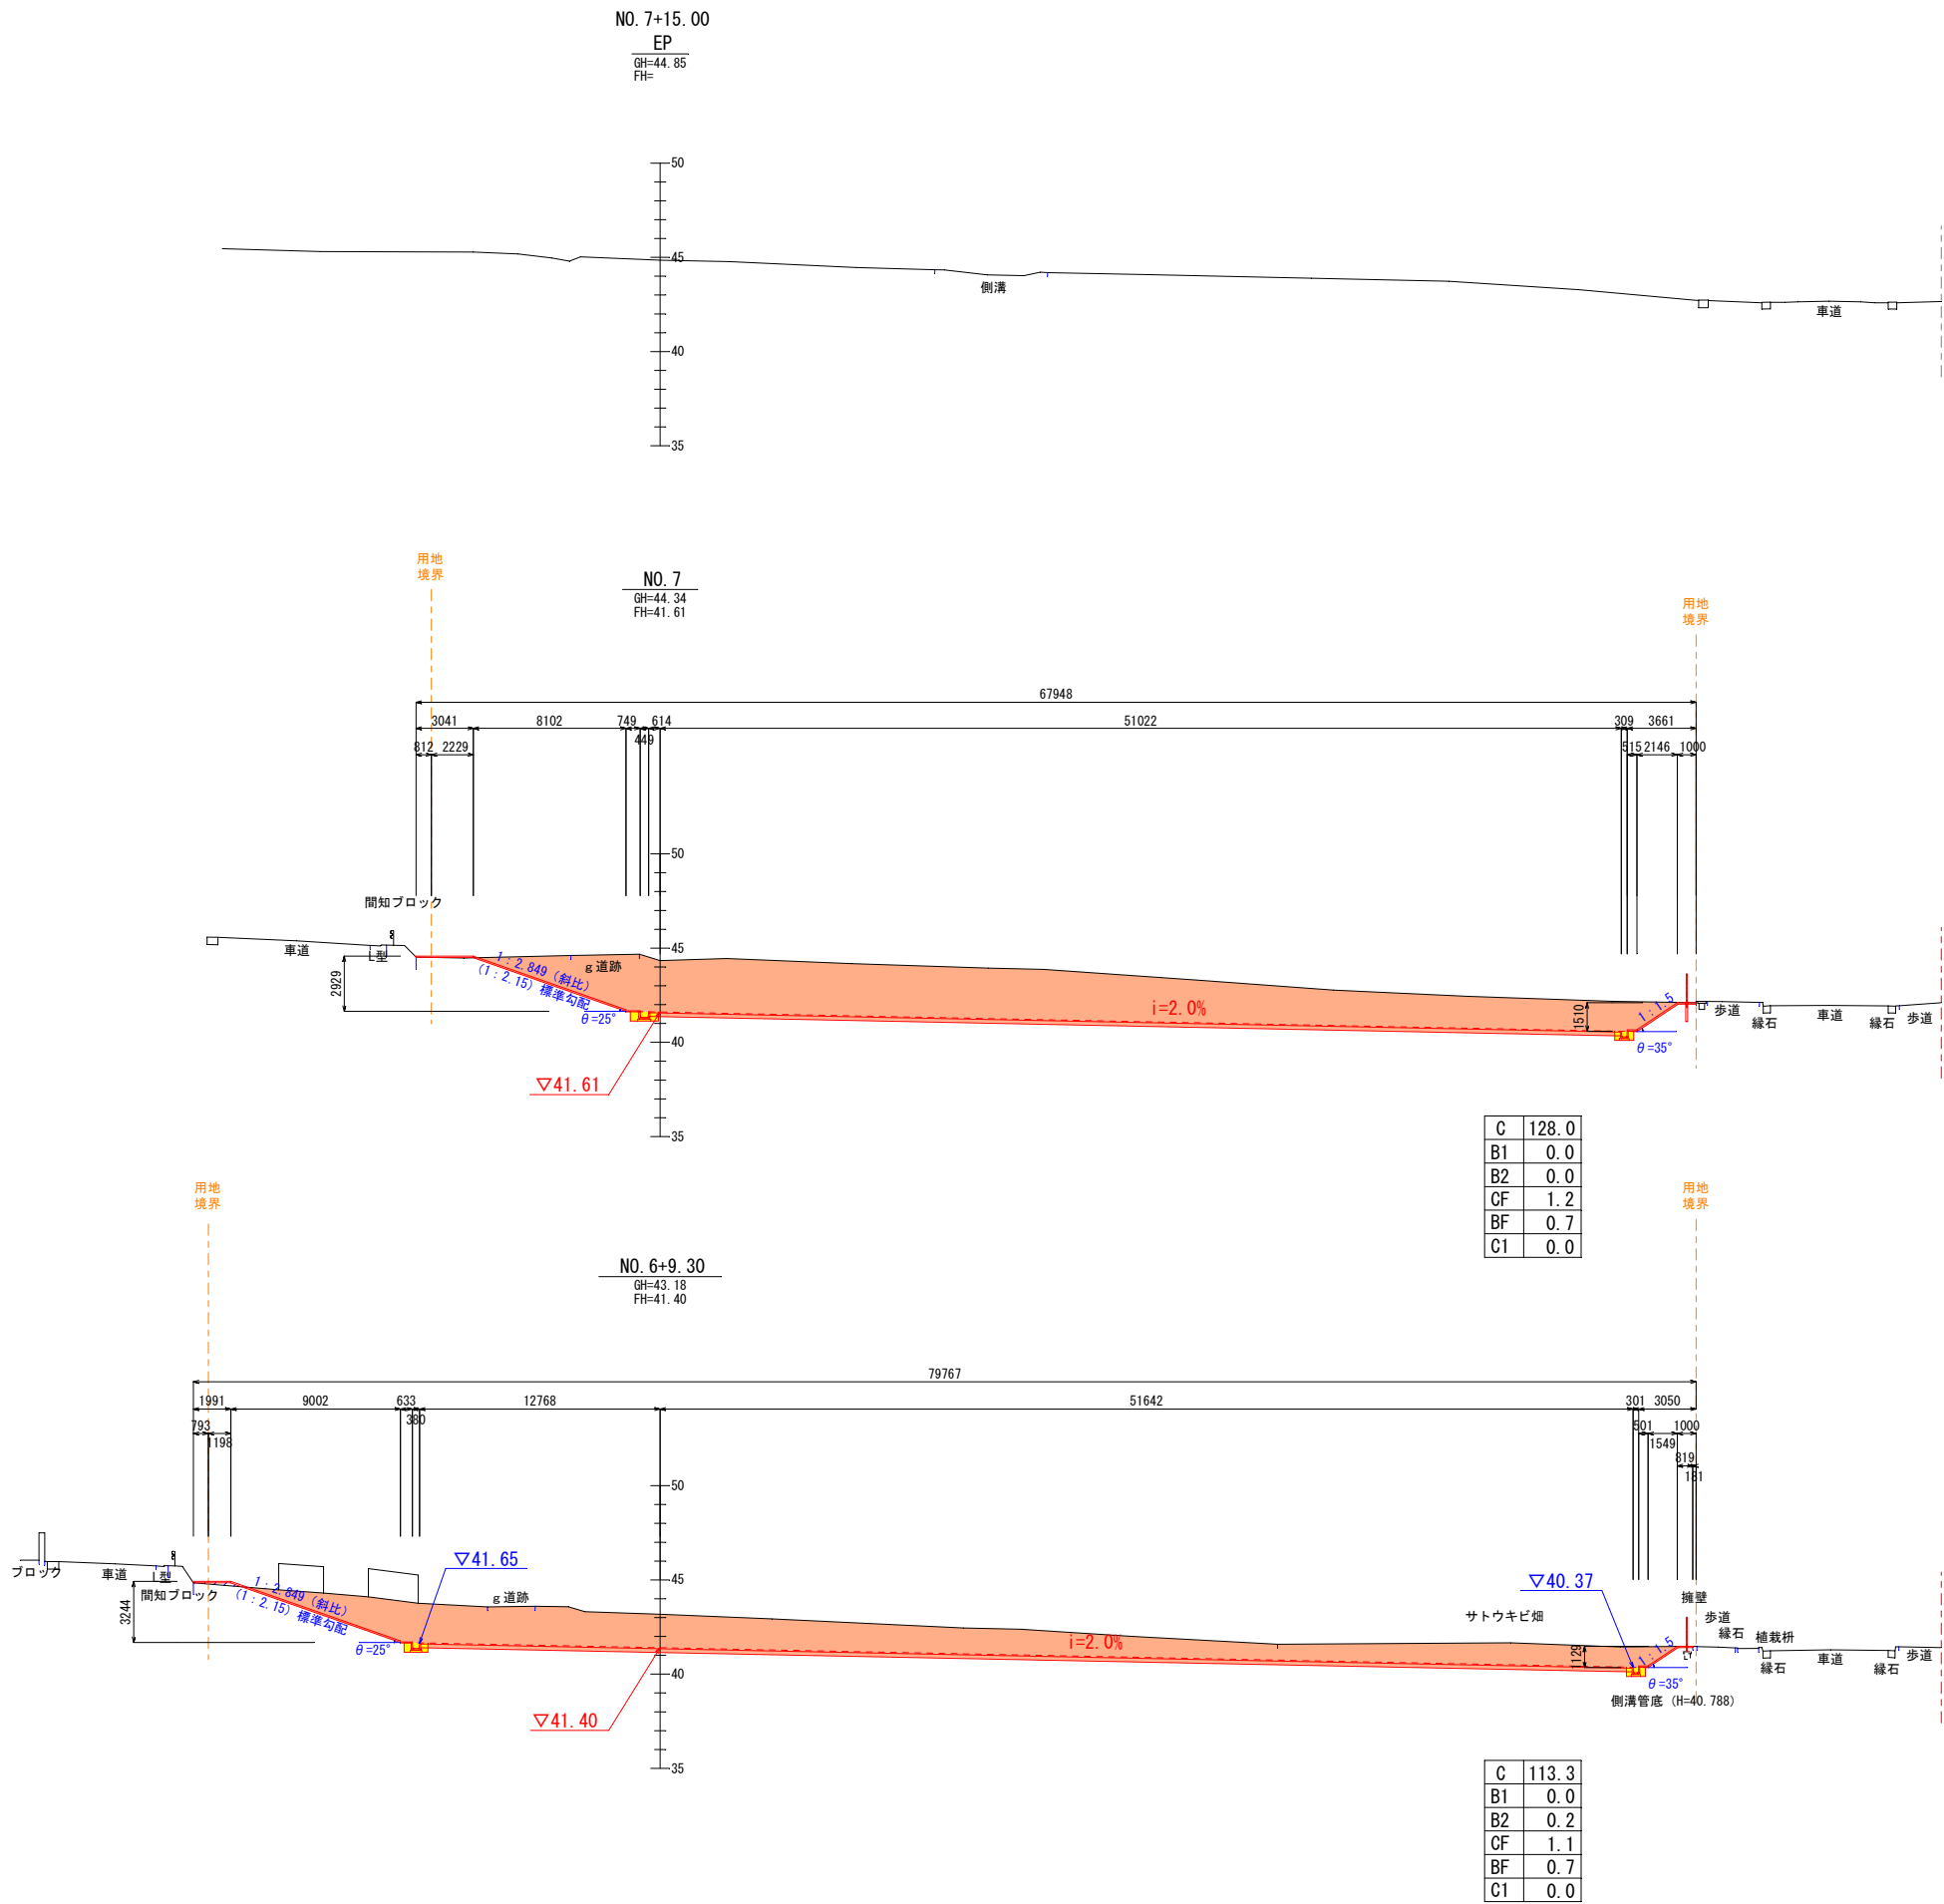

凡 例

工 種	記号
切 土	C
路床盛土	B1
盛土 (4.0m<W)	B2
床掘 (W=1m<2m)	CF
埋 戻 (W1<1.0m)	BF
除根 (30cm)	C1

埋戻はφ25°以上の埋戻材とする。
路床盛土はφ25°以上の良質材から選定すること。
路床盛土はCBR3以上とする。

工事名	八重瀬町・与那原町学校給食センター 敷地造成設計業務委託		
図面名	造 成 横 断 図 (4)		
作成年月日	令和 7 年 12 月		
縮尺	S=1/200	図面番号	6 / 17
事業者名	八重瀬町・与那原町学校給食センター協議会		

給配水管施設任意図



1/1,500

0m 25m 50m 75m 100m

出力: 令和7年10月30日

南部水道企業団